




RPW/24832/2024 P  
Data: 2024-12-23

Piła, dnia 19.12.2024 r.

WIELKOPOLSKI  
WOJEWÓDZKI KONSERWATOR ZABYTEKÓW  
WOJEWÓDZKI URZĄD OCHRONY ZABYTEKÓW  
W POZNANIU- DELEGATURA W PILE  
64-920 Piła, ul. Śniadeckich 46

Pi-WA.5161.2699.4.2024

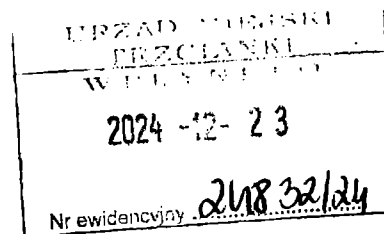

### ZAWIADOMIENIE O WSZCZĘCIU POSTĘPOWANIA

 
Zgodnie z art. 61 § 1 i 4 ustawy z dnia 14 czerwca 1960 r. - Kodeks postępowania administracyjnego (tekst jednolity Dz. U. z 2024 r., poz. 572) oraz art. 36 ust. 1 pkt 5 oraz art. 89 pkt 2 i art. 94 ustawy z dnia 23 lipca 2003 r. o ochronie zabytków i opiece nad zabytkami (tekst jednolity Dz. U. z 2024 r. poz. 1292)

#### Wielkopolski Wojewódzki Konserwator Zabytków

#### zawiadamia

o wszczęciu postępowania administracyjnego na wniosek firmy Polski Światłowod Otwarty Sp. z o. o., ul. Cybernetyki 10, 02-677 Warszawa z dnia 01.10.2024 r. (data wpływu do WUOZ w Poznaniu, Delegatura w Pile 30.10.2024 r., uzupełnionego dnia 10.12.2024 r.), w imieniu której działa Pełnomocnik Pan Jakub Kowgier, Fiber Solutions Sp. z o. o., ul. Chartowo 5A, 61-245 Poznań w sprawie wydania pozwolenia na prowadzenie badań powierzchniowych realizowanych w związku z budową przyłączy światłowodowych – ENKLAWA 3 na działkach nr ewid. 1245, 1244, 1174/1, 1187/2, 1175/1, 1189, 1190, 1177/1, 1235/11, 1235/12, 1235/10, 1235/4, 1235/5, 1173/1, 1191, 1172/1, 1187/2, 1236/5, 1242/2, 1237/3, 1179, 1232, 1111 obręb Miasto Trzcianka, gmina Trzcianka, powiat czarnkowsko-trzcieński, województwo wielkopolskie (załącznik nr 1).

Z upoważnienia  
Wielkopolskiego Wojewódzkiego  
Konserwatora Zabytków

  
Katarzyna Żerebilo  
Kierownik Delegatury w Pile

Załączniki:

1/ plan zagospodarowania terenu w skali 1: 500 (2egz.).

**Otrzymują: - za zwrotnym potwierdzeniem odbioru**

1. Pełnomocnik Pan Jakub Kowgier, Fiber Solutions Sp. z o. o., ul. Chartowo 5A, 61-245 Poznań  
reprezentujący firmę Polski Światłowod Otwarty Sp. z o. o.,  
ul. Cybernetyki 10, 02-677 Warszawa
2. Gmina Trzcianka, ul. Sikorskiego 7, 64-980 Trzcianka
  - a. - **właściciele i użytkownicy wieczystości nieruchomości – w drodze obwieszczenia lub w inny zwyczajowo przyjęty w gminie Trzcianka sposób publicznego ogłaszania**  
– zawiadomienie będzie uważane za doręczone po upływie 14 dni od dnia publicznego ogłoszenia, zgodnie z art. 49 k.p.a. w zw. z art. 94 ustawy z dnia 23 lipca 2003 r. o ochronie zabytków i opiece nad zabytkami
3. a/a RP

Sprawę prowadzi:

Renata Pawlus inspektor ochrony zabytków ds. zabytków archeologicznych

tel. 67-352-07-15, wew. 13, e-mail: pila.archeologia@poznan.wuoz.gov.pl, rpawlus@poznan.wuoz.gov.pl




WOJEWÓDZKI URZĄD  
Ochrony Zabytków w Poznaniu  
DELEGATURA w PILE  
64-920 Pila, ul. Sniadeckich 46  
tel. 067 352-07-15, 352-07-16  
REGON 004847816 NIP 773-10-33-758

PISMA  
PI-WA. 5161.2699.4.2024  
19.11.2024.

Z upoważnienia  
Wielkopolskiego Wojewódzkiego  
Konservatora Zabytków  
*Feduk*  
mgr inż. Iwona Zerebilo  
Kierownik Delegatury w Pile

LEGENDA:  
--- proj. przyłącza światłowodowe  
--- proj. obiekt - rura ochronna  
--- proj. słupki telekomunikacyjny

|                                                                                                                                                    |                       |                                                                                      |          |               |  |
|----------------------------------------------------------------------------------------------------------------------------------------------------|-----------------------|--------------------------------------------------------------------------------------|----------|---------------|--|
| Temat opracowania:<br>Projekt budowy przyłączy światłowodowych w m.<br>Trzcianka, gm. Trzcianka, pow. czarnkowsko-trzcianiecki<br>(zad. ENKLAWA_3) |                       | Inwestor:<br>Polski Światłowod Otarty Sp. z o.o.<br>Cybenetyki 10<br>02-677 Warszawa |          |               |  |
| Tytuł rysunku:<br><b>Plan zagospodarowania terenu</b>                                                                                              |                       | Wykonawca:<br>Fiber Solutions Sp. z o.o.<br>Chartowa 5A<br>61-245 Poznań             |          |               |  |
| Rys. 1                                                                                                                                             | Ark. 1                | Skala 1:500                                                                          | Faza: PB | Data: 03.2024 |  |
| Stanowisko:                                                                                                                                        | Autor:                | Nr uprawnień:                                                                        |          | Podpis:       |  |
| Projektował:                                                                                                                                       | mgr inż. Robert Feduk | Pojemność zgłoszenia:                                                                |          | <i>Feduk</i>  |  |
| Kreślił:                                                                                                                                           | Jakub Kowgier         | Z oryginału:                                                                         |          | <i>Feduk</i>  |  |

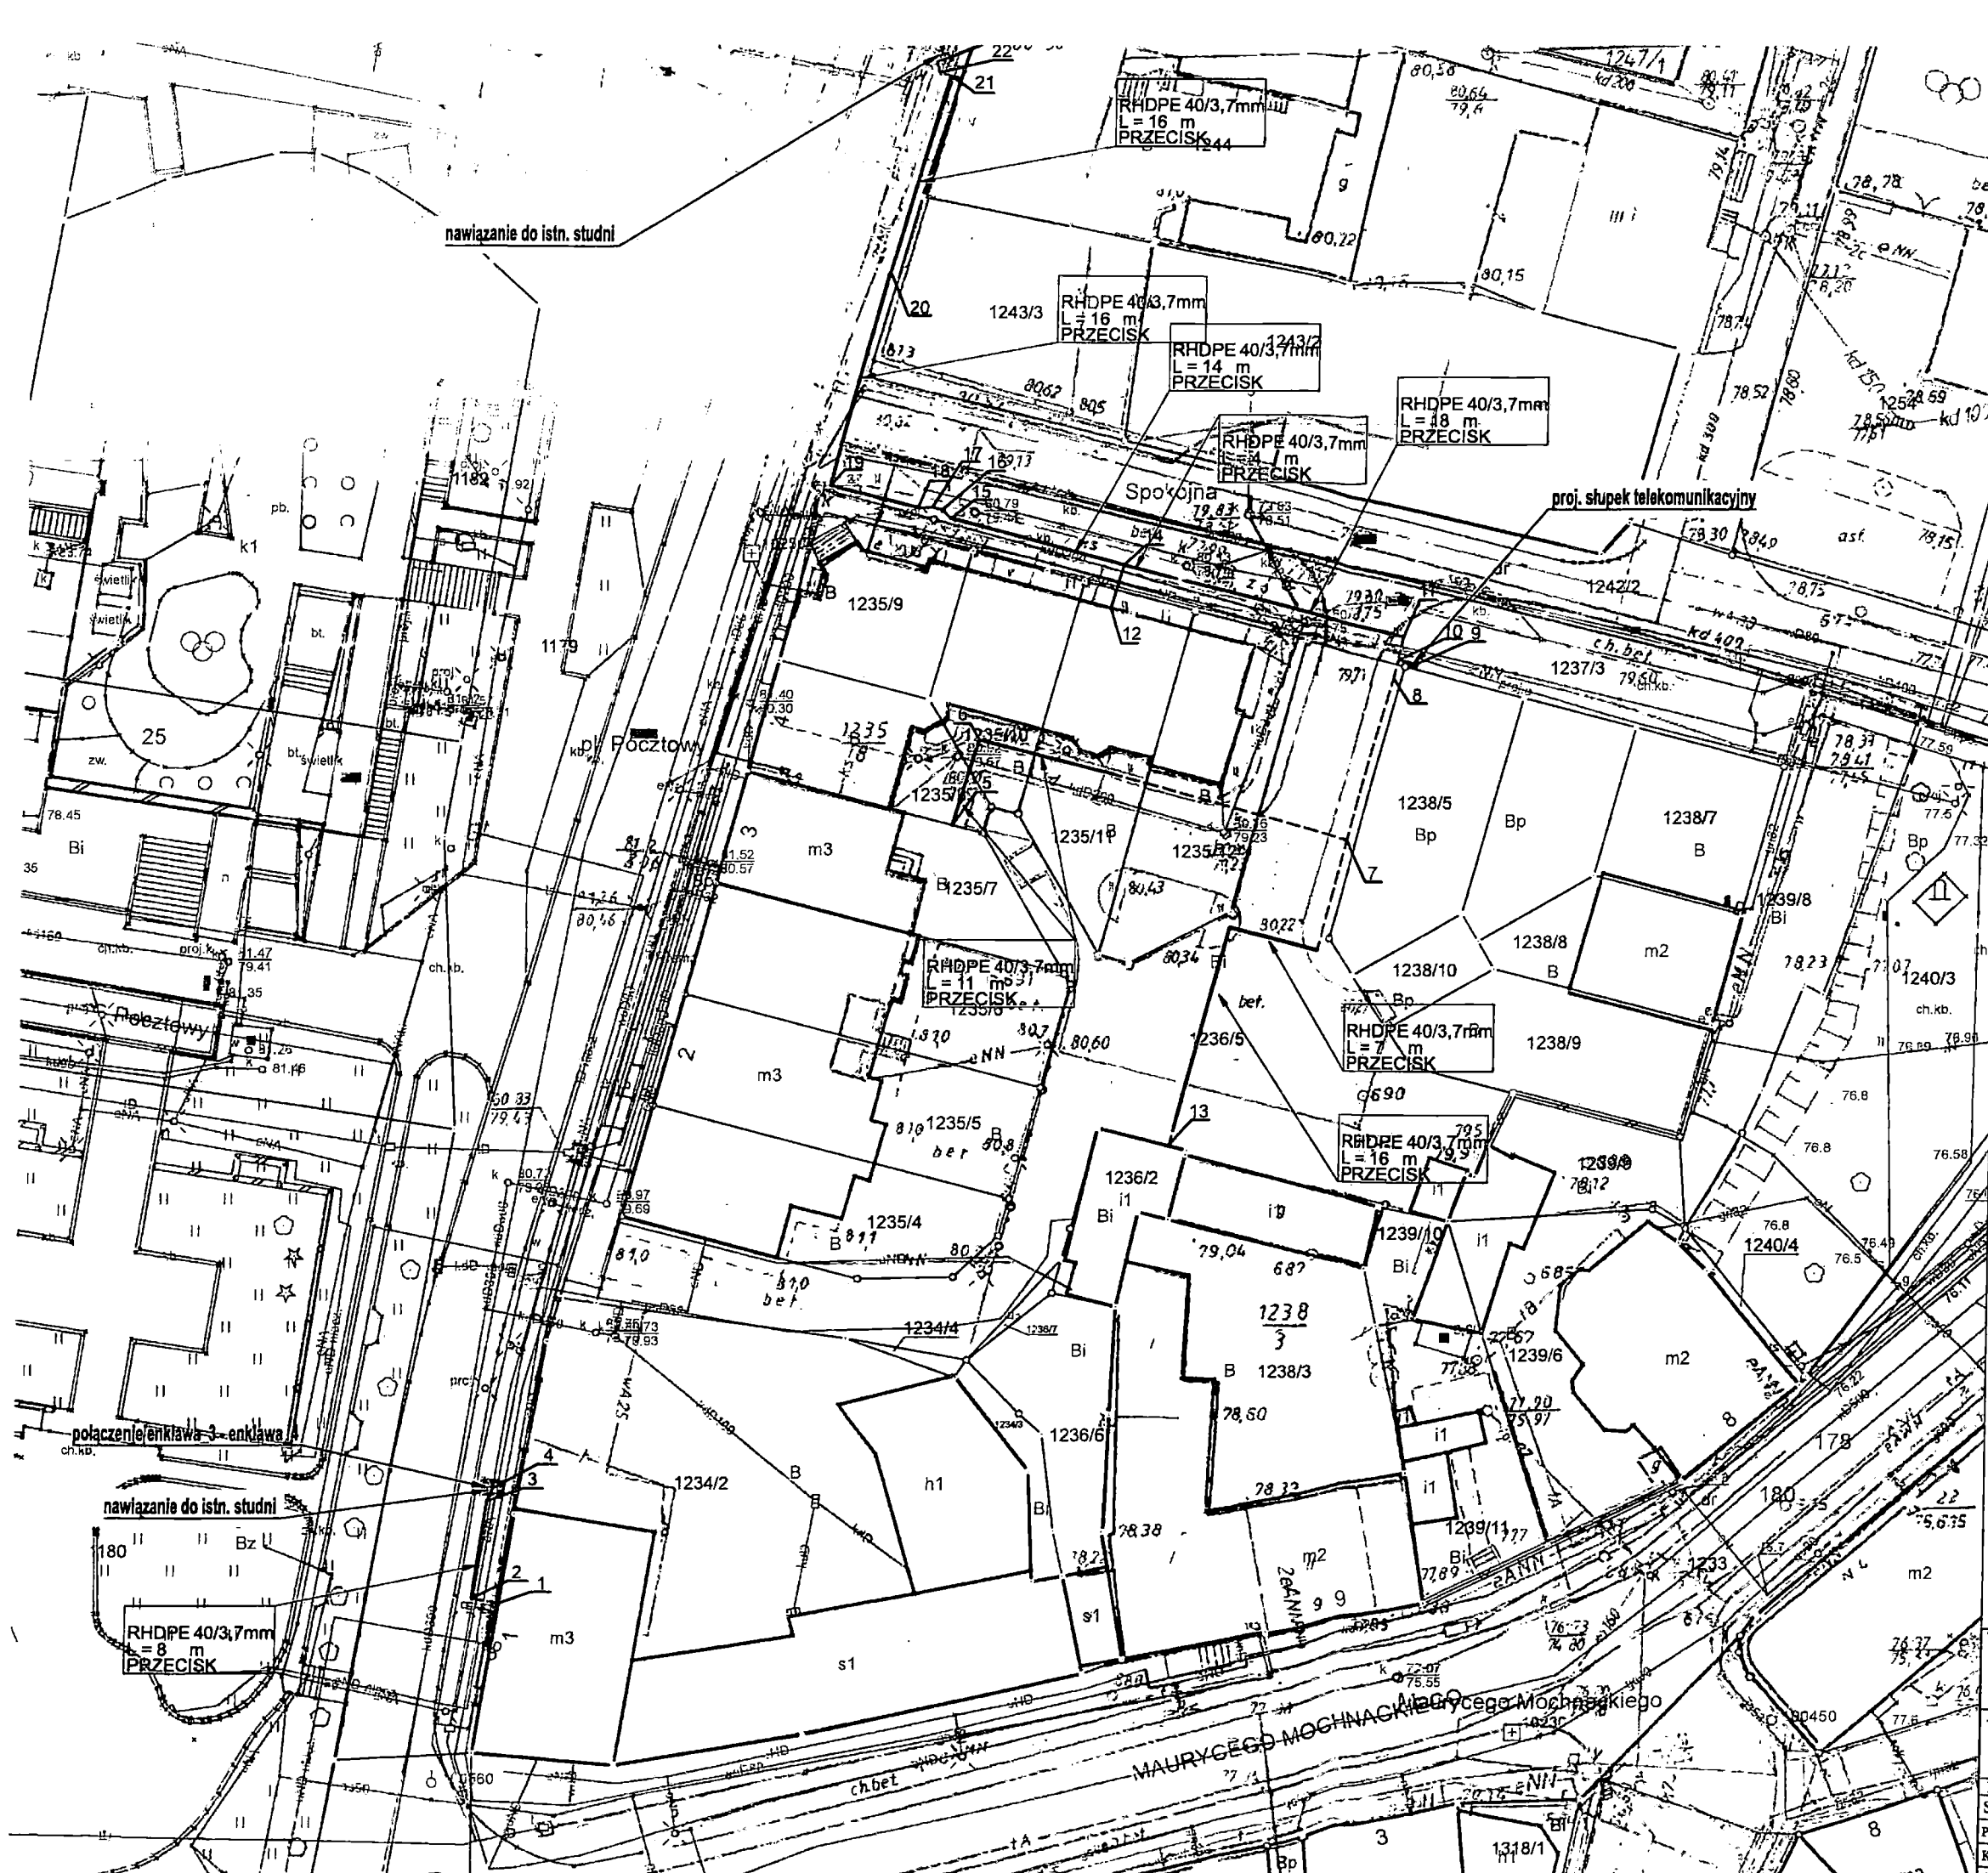

WOJEWÓDZKI URZĄD  
Ochrony Zabytków w Poznaniu  
DELEGATURA w PILE  
64-920 Pila, ul. Śniadeckich 46  
tel. 067 352-07-15, 352-07-16  
REGON 004847816 NIP 773-10-33-798

Pi-WA.5161.2.693.4.2014  
19.11.2014.

Z upoważnienia  
Wielkopolskiego Wojewódzkiego  
Konservatora Zabytków

mgr inż. Iwona Żerebilo  
kierownik Delegatury w Pile

LEGENDA:  
--- proj. przyłącza światłowodowe  
--- proj. obwód - rura ochronowa  
--- proj. słupki telekomunikacyjne

|                                                                                                                                                   |                       |               |                                                                                     |                         |                                                                                                                       |
|---------------------------------------------------------------------------------------------------------------------------------------------------|-----------------------|---------------|-------------------------------------------------------------------------------------|-------------------------|-----------------------------------------------------------------------------------------------------------------------|
| Temat opracowania:<br>Projekt budowy przyłączy światłowodowych w m.<br>Trzcianka, gm. Trzcianka, pow. czarnkowsko-trzcianecki<br>(zad. ENKLAWA_3) |                       |               | Inwestor:<br>Polski Światłowod Otwarty Sp. z o.o.<br>Cybetyki 10<br>02-677 Warszawa |                         |  Polski<br>Światłowod<br>Otwarty |
| Tytuł rysunku:<br><b>Plan zagospodarowania terenu</b>                                                                                             |                       |               | Wykonawca:<br>Fiber Solutions Sp. z o.o.<br>Chartowo 5A<br>61-245 Poznań            |                         |                                                                                                                       |
| Rys. 1                                                                                                                                            | Ark. 2                | Skala 1:500   | Faza: PB                                                                            | Data: 03.2024           |                                                                                                                       |
| Stanowisko:                                                                                                                                       | Autor:                | Nr uprawnień: |                                                                                     | Podpis:                 |                                                                                                                       |
| Projektował:                                                                                                                                      | mgr inż. Robert Fedyk | 404103/15     |                                                                                     | Pozwolenie na wykonanie | Podpis: <i>Fedyk</i>                                                                                                  |
| Kreślił:                                                                                                                                          | Jakub Kowgier         | z oryginału   |                                                                                     | Kamper                  |                                                                                                                       |